


TABLICA TK

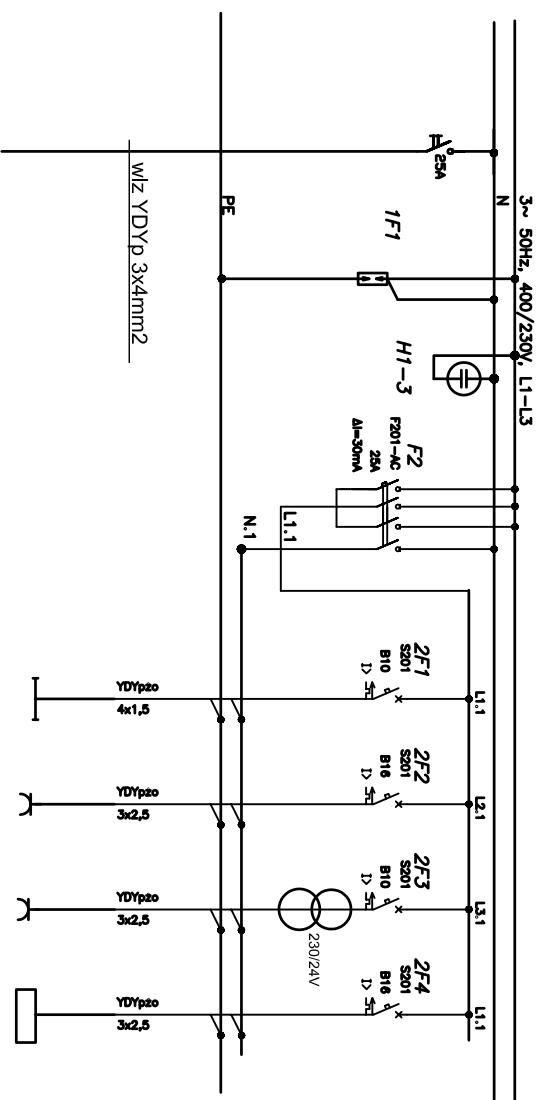

Nr obwodu	Zabezpieczenie	1	2	3	4
Nazwa obwodu	rodzono-prędo	oświetlenie kotłowni	głazdo 1-faz	głazdo 2W	zasilanie kotła C.O.
Moc zainst. [kW]		0,1	0,5	0,5	0,2

Ochrona przeciwporażeniowa przez samoczynne wyłączenie zasilania

Układ sieci TN-S

UWAGI:
- zapewnić około 20% wolnych pól
- wykonanie w stopniu ochrony IP65

INSTALACJA W UKŁADZIE TN-S

NAZWA I ADRES OBIEKTU:
PROJEKT BUDOWLANY INSTALACJI C.O.,
KOTŁOWNI GAZOWEJ Z INST. GAZOWĄ
I ELEKTRYCZNĄ ORAZ WYDZIELENIA POMIESZCZENIA
KOTŁOWNI W BUDYNKU MIESZKALNYM
WIELORODZINNYM
07-100 Węgrów, ul. Karasińskiego 1
nr ew. dz. 5891/13

SKALA:
1:50
RYS. NR
E-1

STADIUM I TITUL OPRACOWANIA:
PROJEKT BUDOWLANY
INSTALACJA ELEKTRYCZNA KOTŁOWNI

NAZWA RYSUNKU:
SCHEMAT IDEOWY TABLICZ TK

INWESTOR:
PRZEDSIĘBIORSTWO GOSPODARSKI KOMUNALNEJ Sp.
z o.o. w Węgrowie
07-100 Węgrów, ul. Gdańska 69

SPORZĄDZIŁ:
mgr inż. Jacek Kaliński
upr. projekt. sieci i inst. elektryczne
i elektroenergetyczne GP.7342/36/98

DATA:
maj 2016

PODPIS: